

**SIMBOLOGIA INSTALACIONES ELÉCTRICAS**

	LUMINARIA TIPO PLAFON DECORATIVO FOCO AHORRADOR DE 60W
	LUMINARIA TIPO APLIQUE DE PARED APTO PARA BANDA O EXTERIOR, LAMPARA FOCO AHORRADOR DE 60W
	S1 INTERRUPTOR SIMPLE, 120V - 10A
	S2 INTERRUPTOR DOBLE, 120V - 10A
	S3 COMUTADOR, 120V - 10A
	+D1 SENSOR DE LUZ
	TOMACORRIENTE DOBLE POLARIZADO A TIERRA, 120 - 15A
	TABLERO DE DISTRIBUCION TIPO CENTRO DE CARGA
	INTERCOMUNICADOR
	TIMBRE
	CIRCUITO DE LUMINARIAS 2 X 12 AWG, EN TUBERÍA Ø DE 13 mm
	CIRCUITO DE TOMAS 2 X 12 + 1 X 14 AWG, EN TUBERÍA Ø DE 13 mm
	CAJA DE CONEXIONES
	TOMACORRIENTE BIPOLAR DE 25 A CON TOMA A TIERRA
	SALIDA PARA TELÉFONO EXTERNO EN LA PARED
	CAJA DE DISTRIBUCION TELÉFONO EXTERNO



CONTIENE:	PREDIO:	DISEÑO:
INSTALACIONES ELÉCTRICAS	790442	R.V.
	CANTÓN:	DIBUJO:
	QUITO	R.V.
	PARROQUIA:	ESCALA:
	AMAGUAÑA	INDICADA
FECHA:	BARRIO:	LAMINA:
AGOSTO 2016	SANTA ISABEL	E 1 / 1

WWW.VEGADES.COM




ARG. RENÉ VEGA A. SENECHT 1 068 16 1438056


PROYECTO:  
**AGUILAR IMAICELA MIGUEL ANGEL**

PROPIETARIOS:  
SR. MIGUEL ANGEL AGUILAR IMAICELA  
C.I. 0916785231


SELLOS MUNICIPALES:

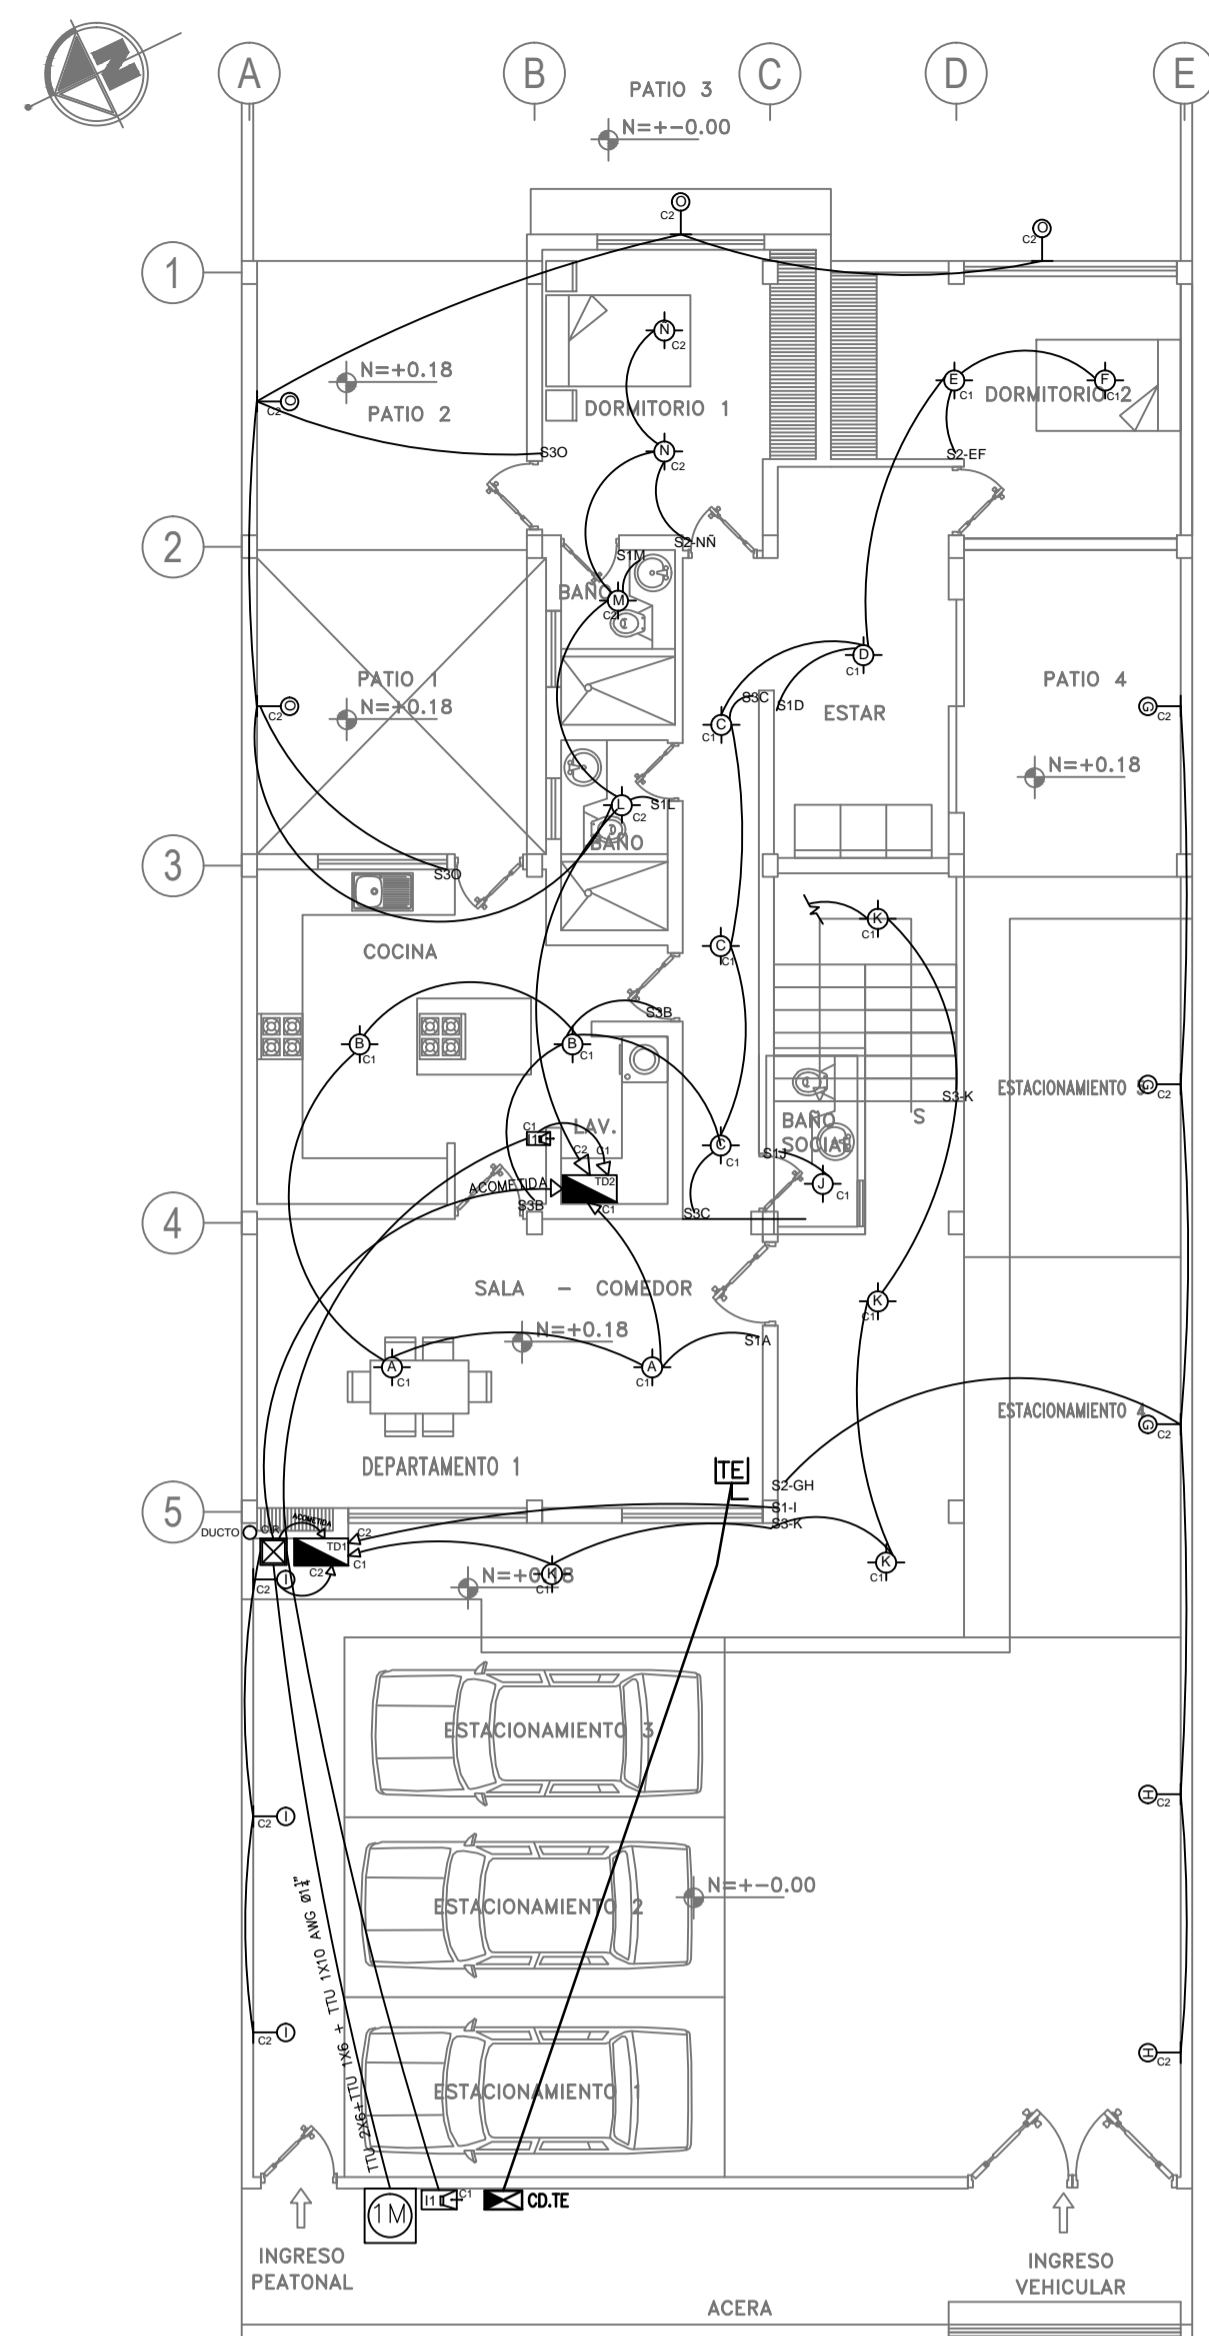


**PLANTA BAJA INSTALACIONES ELÉCTRICAS**  
ESCALA-----1:100

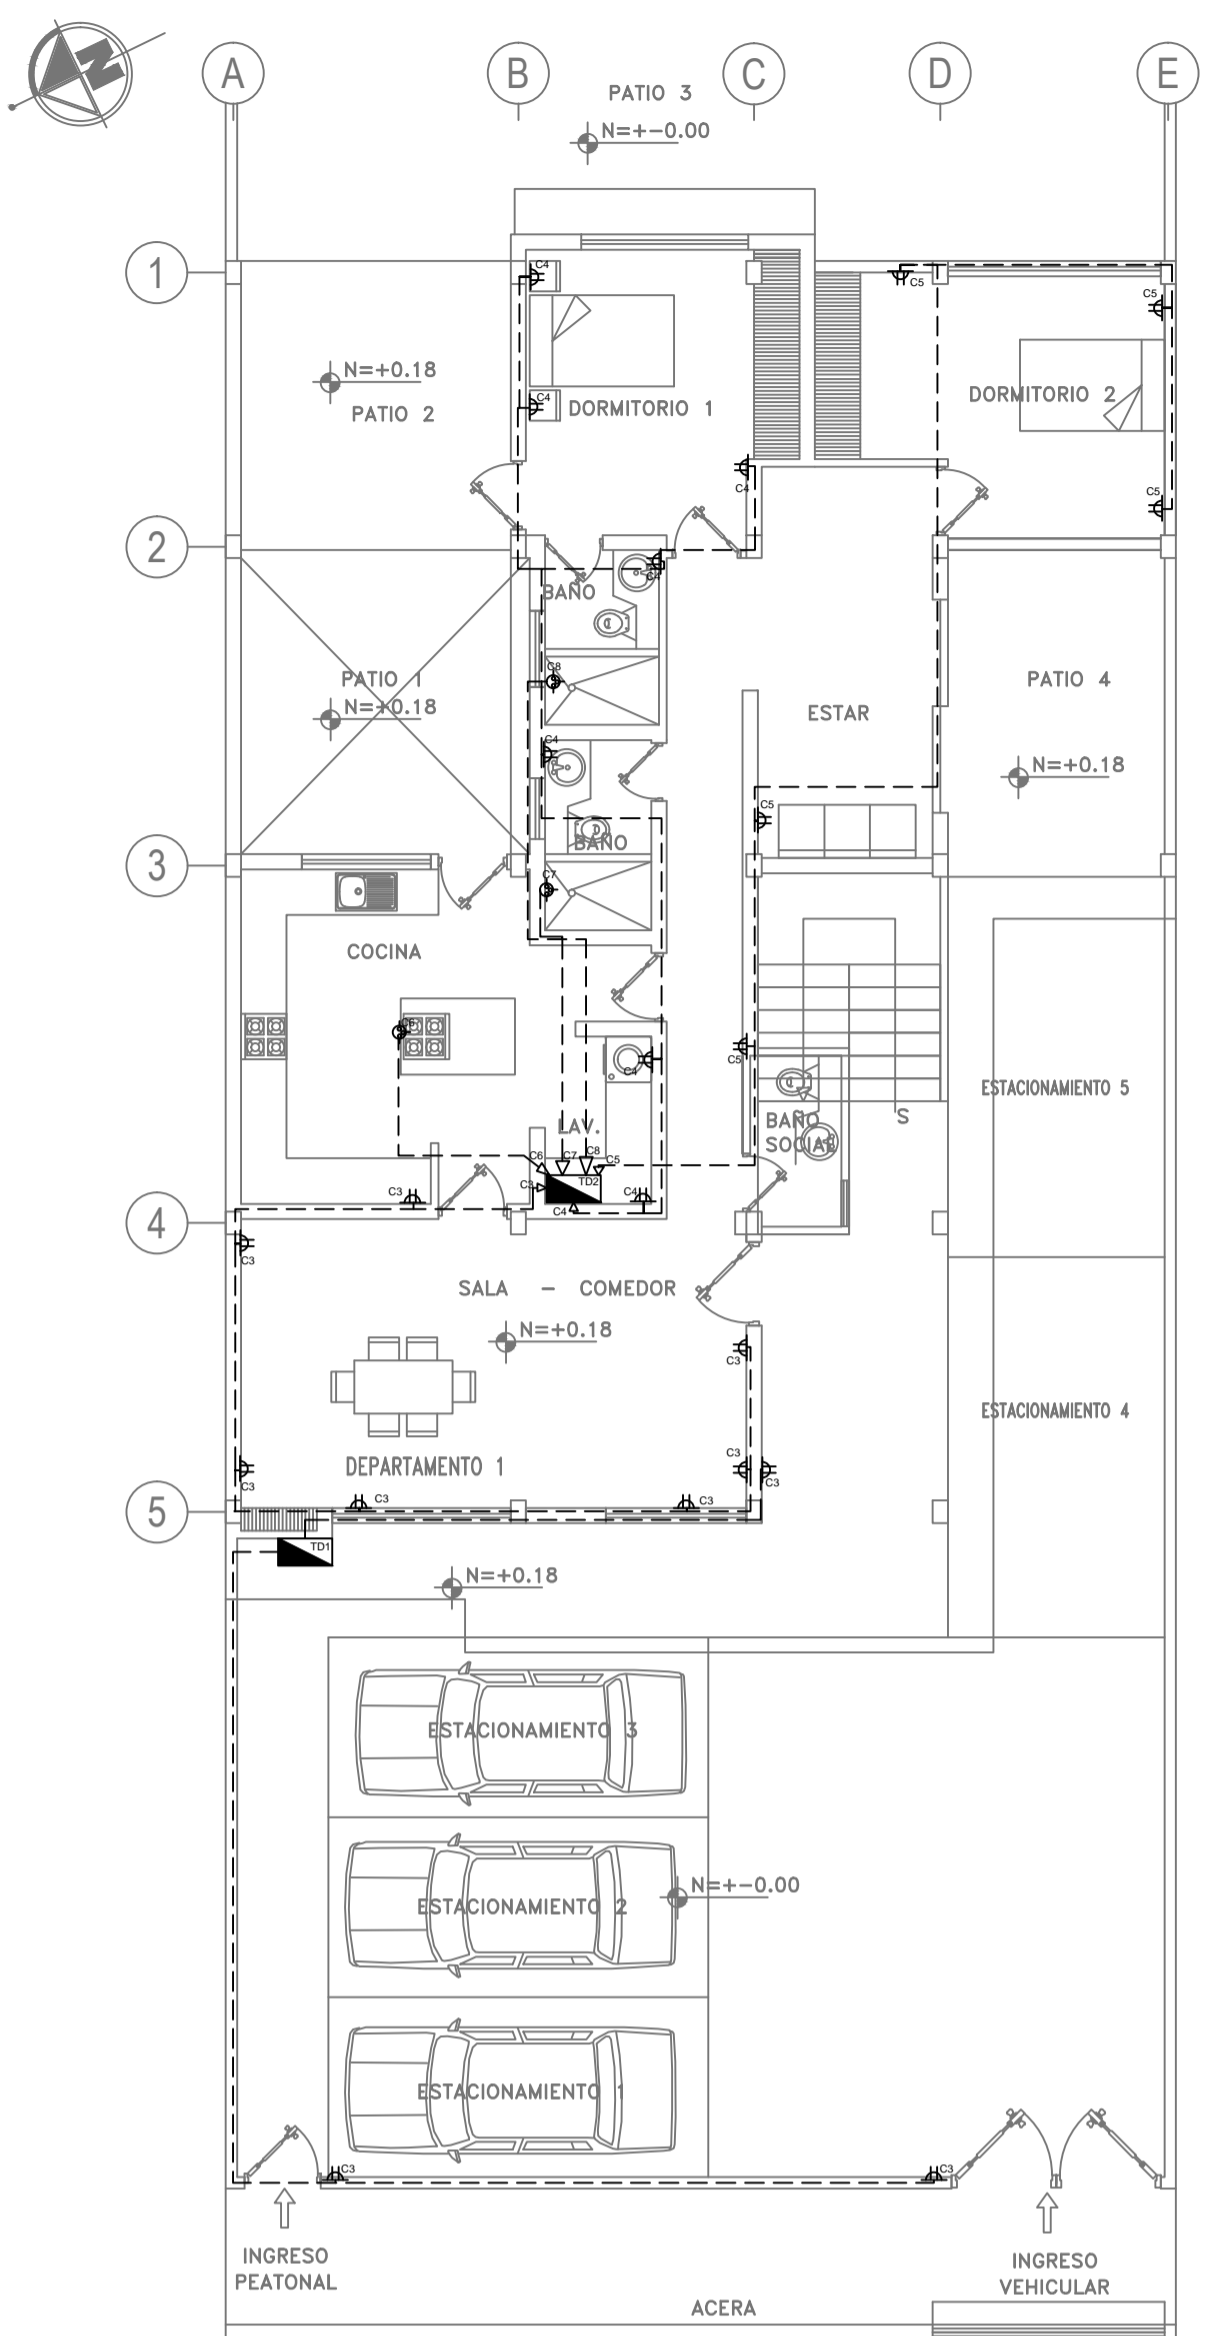


**PLANTA BAJA INSTALACIONES ELÉCTRICAS**  
ESCALA-----1:100

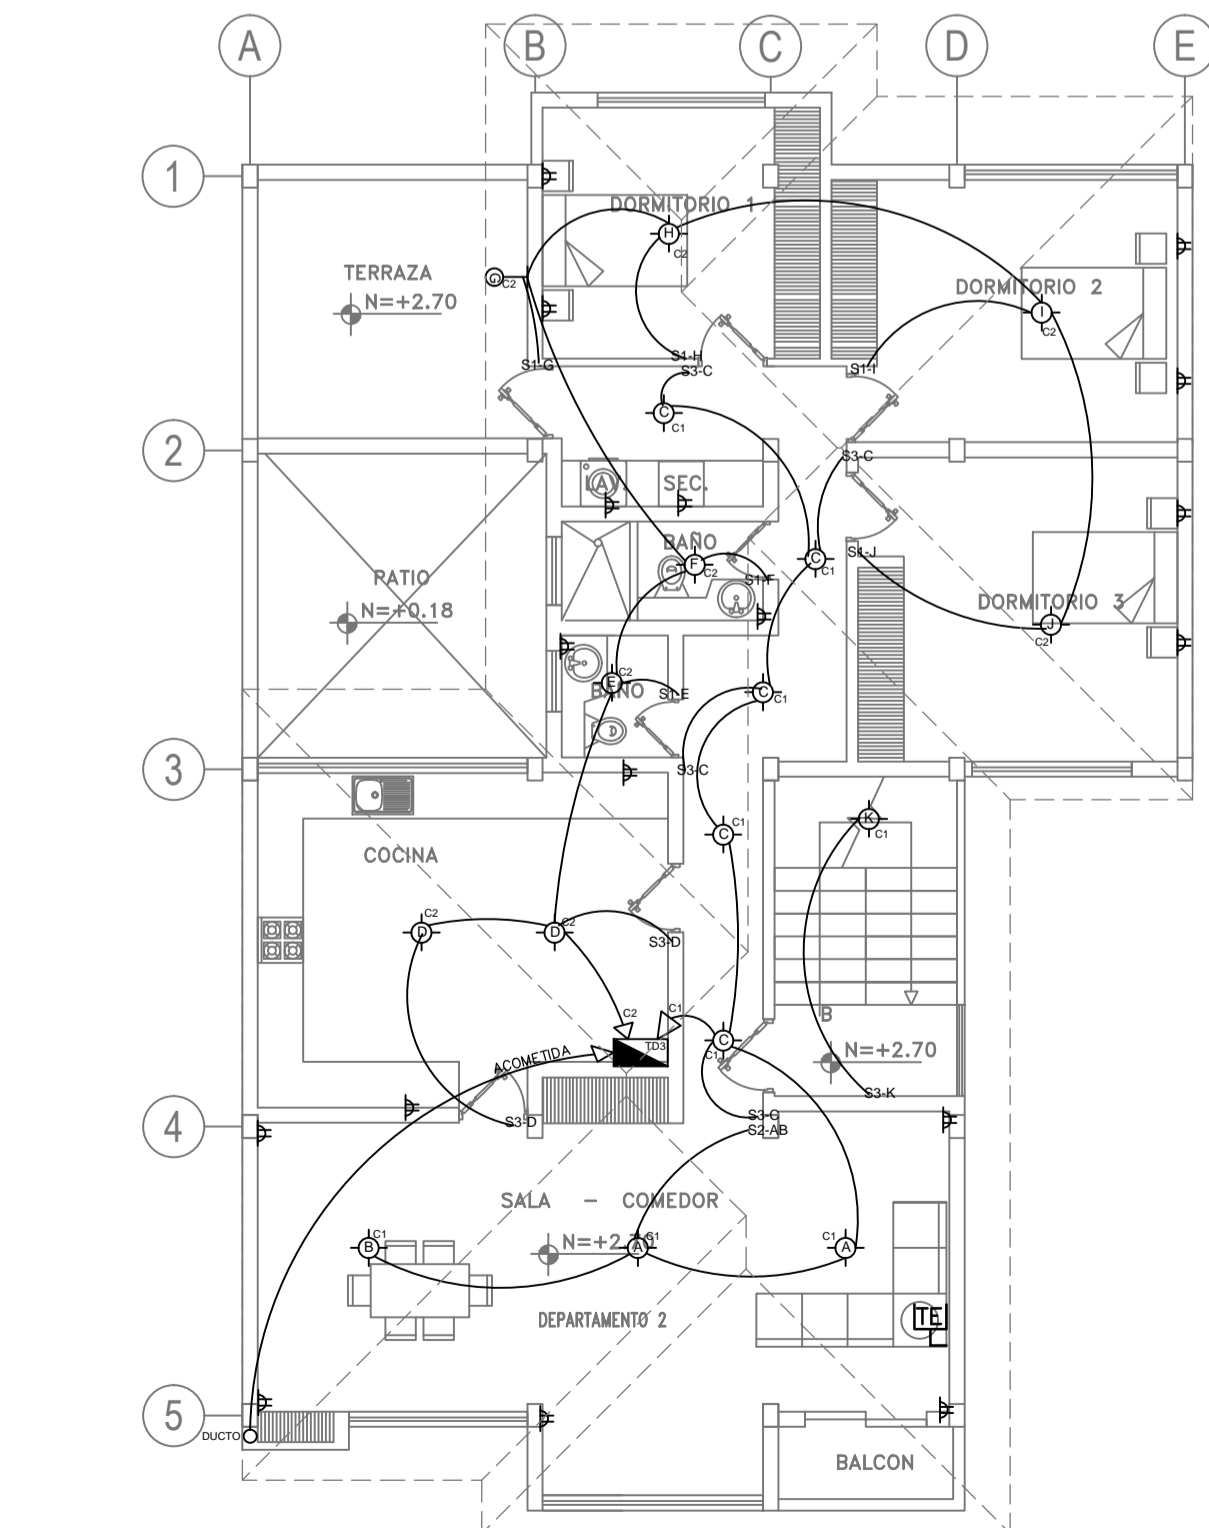


**SEGUNDA PLANTA ALTA INSTALACIONES ELÉCTRICAS**  
ESCALA-----1:100

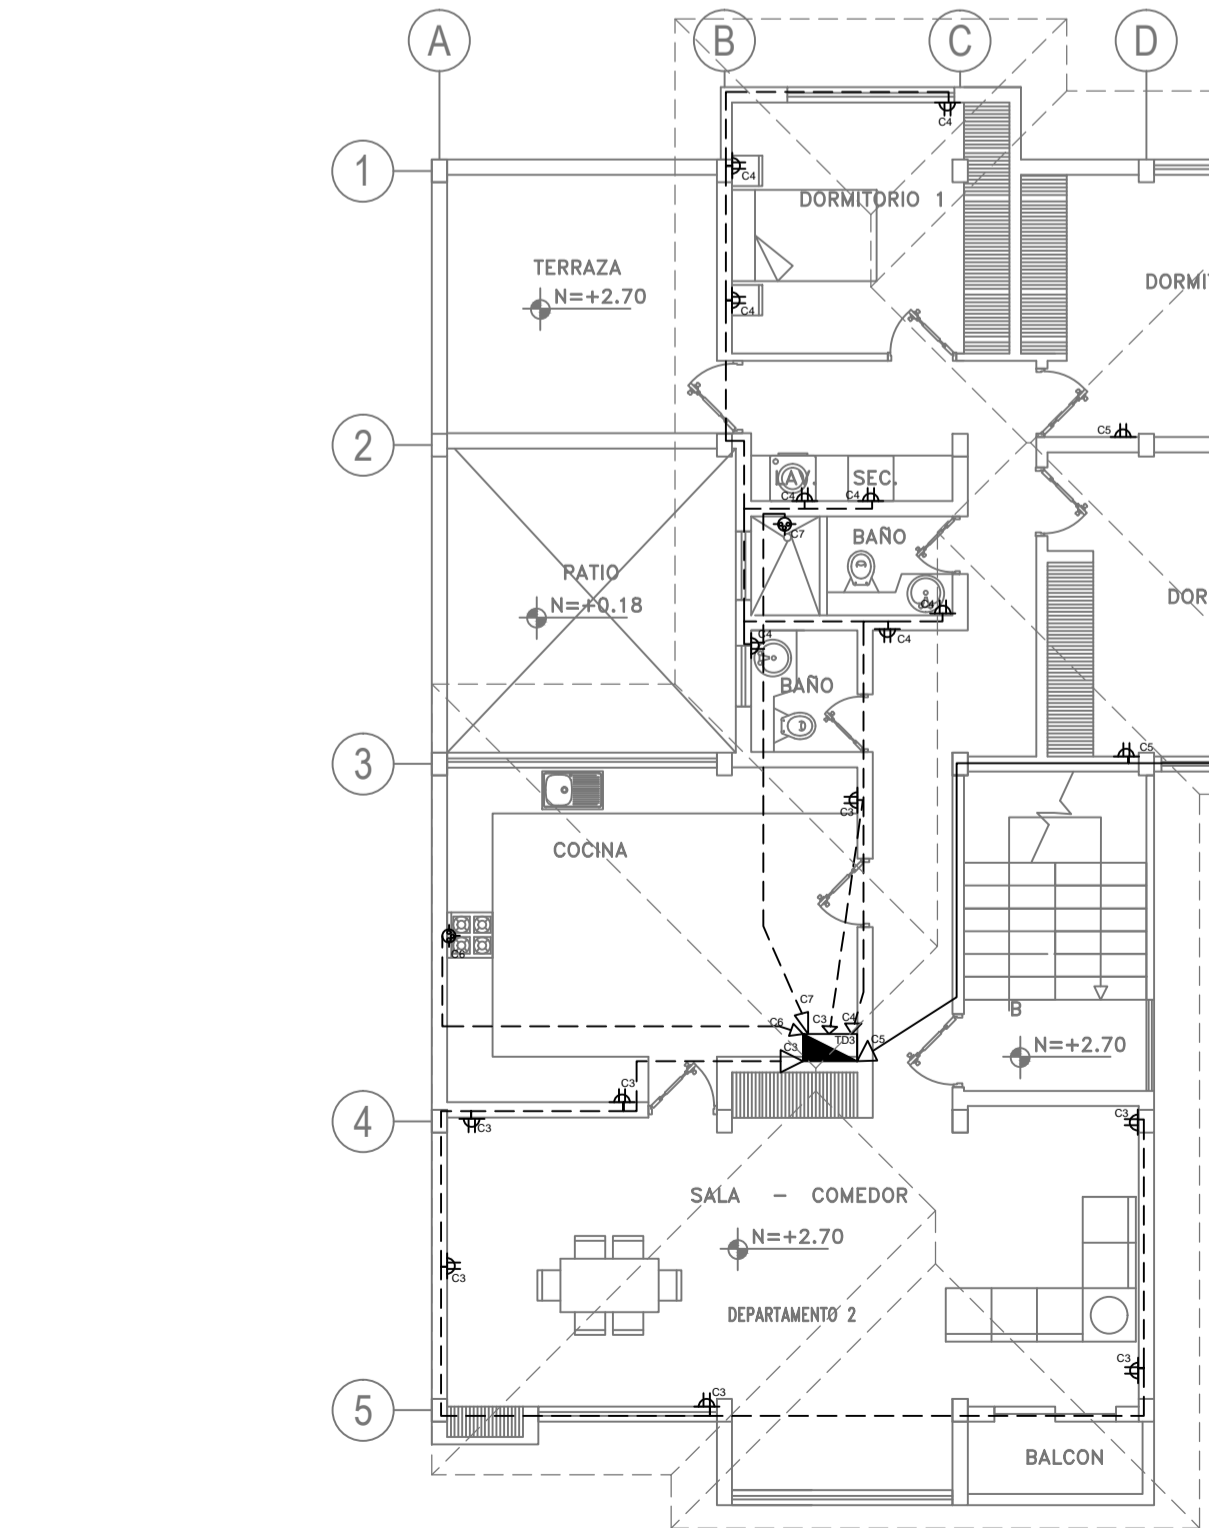

**SEGUNDA PLANTA ALTA INSTALACIONES ELÉCTRICAS**  
ESCALA-----1:100

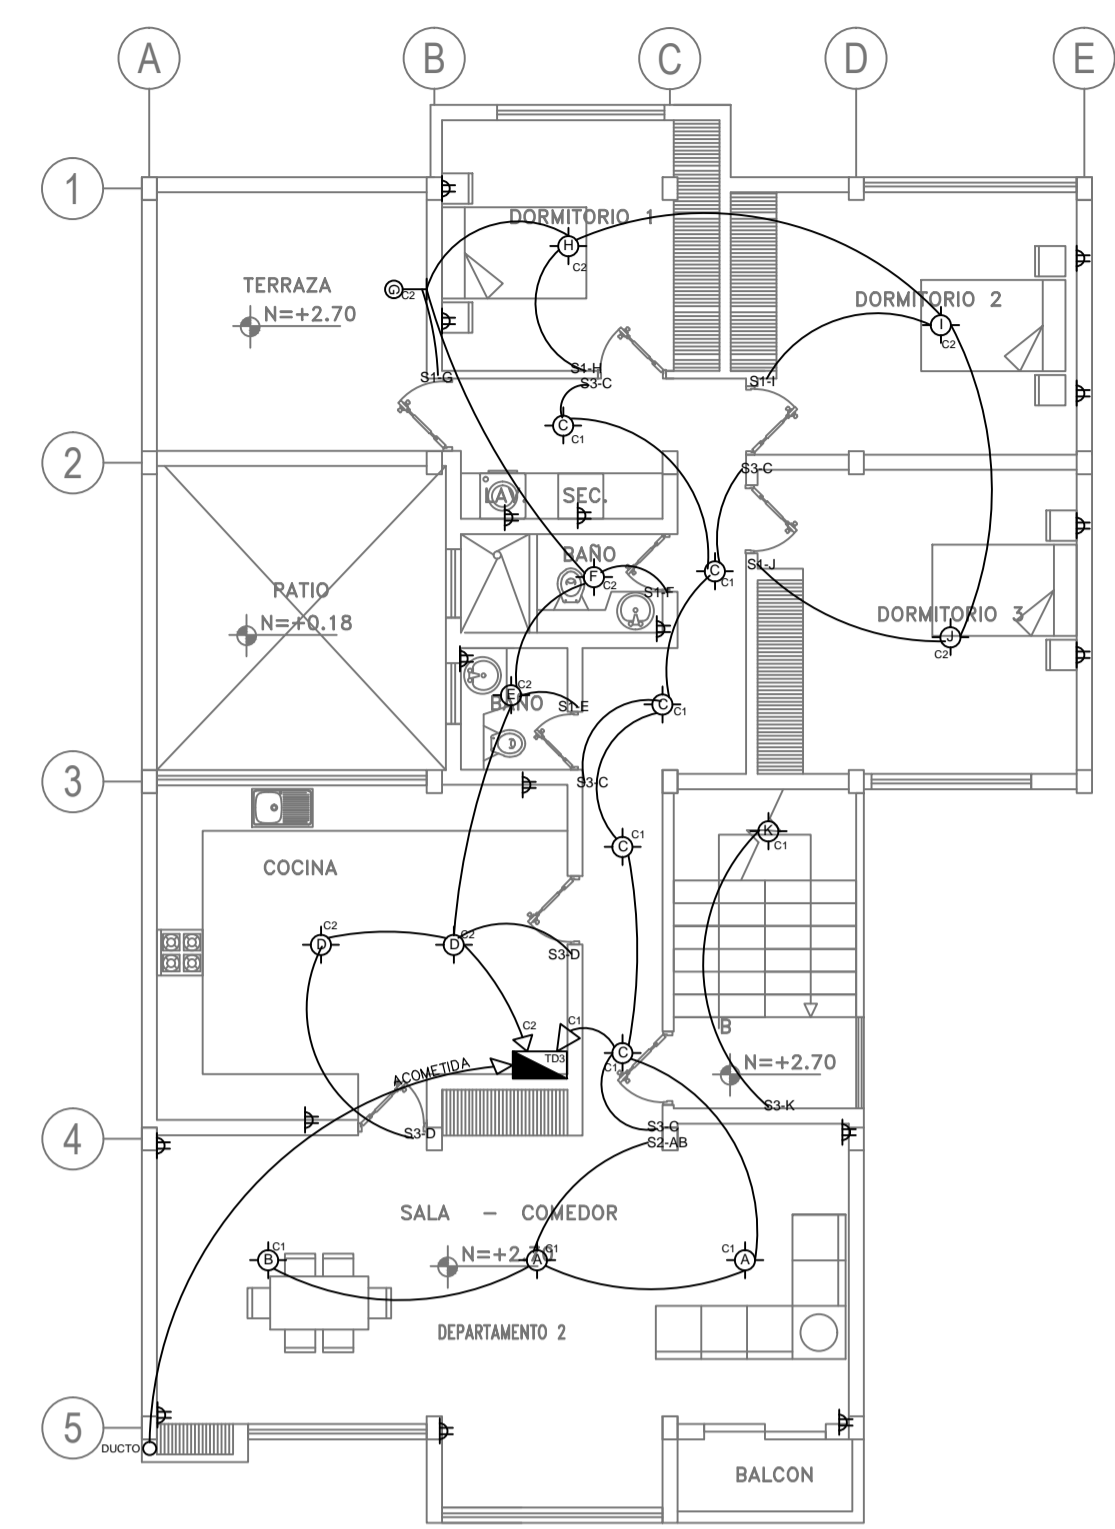

**PRIMERA PLANTA ALTA INSTALACIONES ELÉCTRICAS**  
ESCALA-----1:100

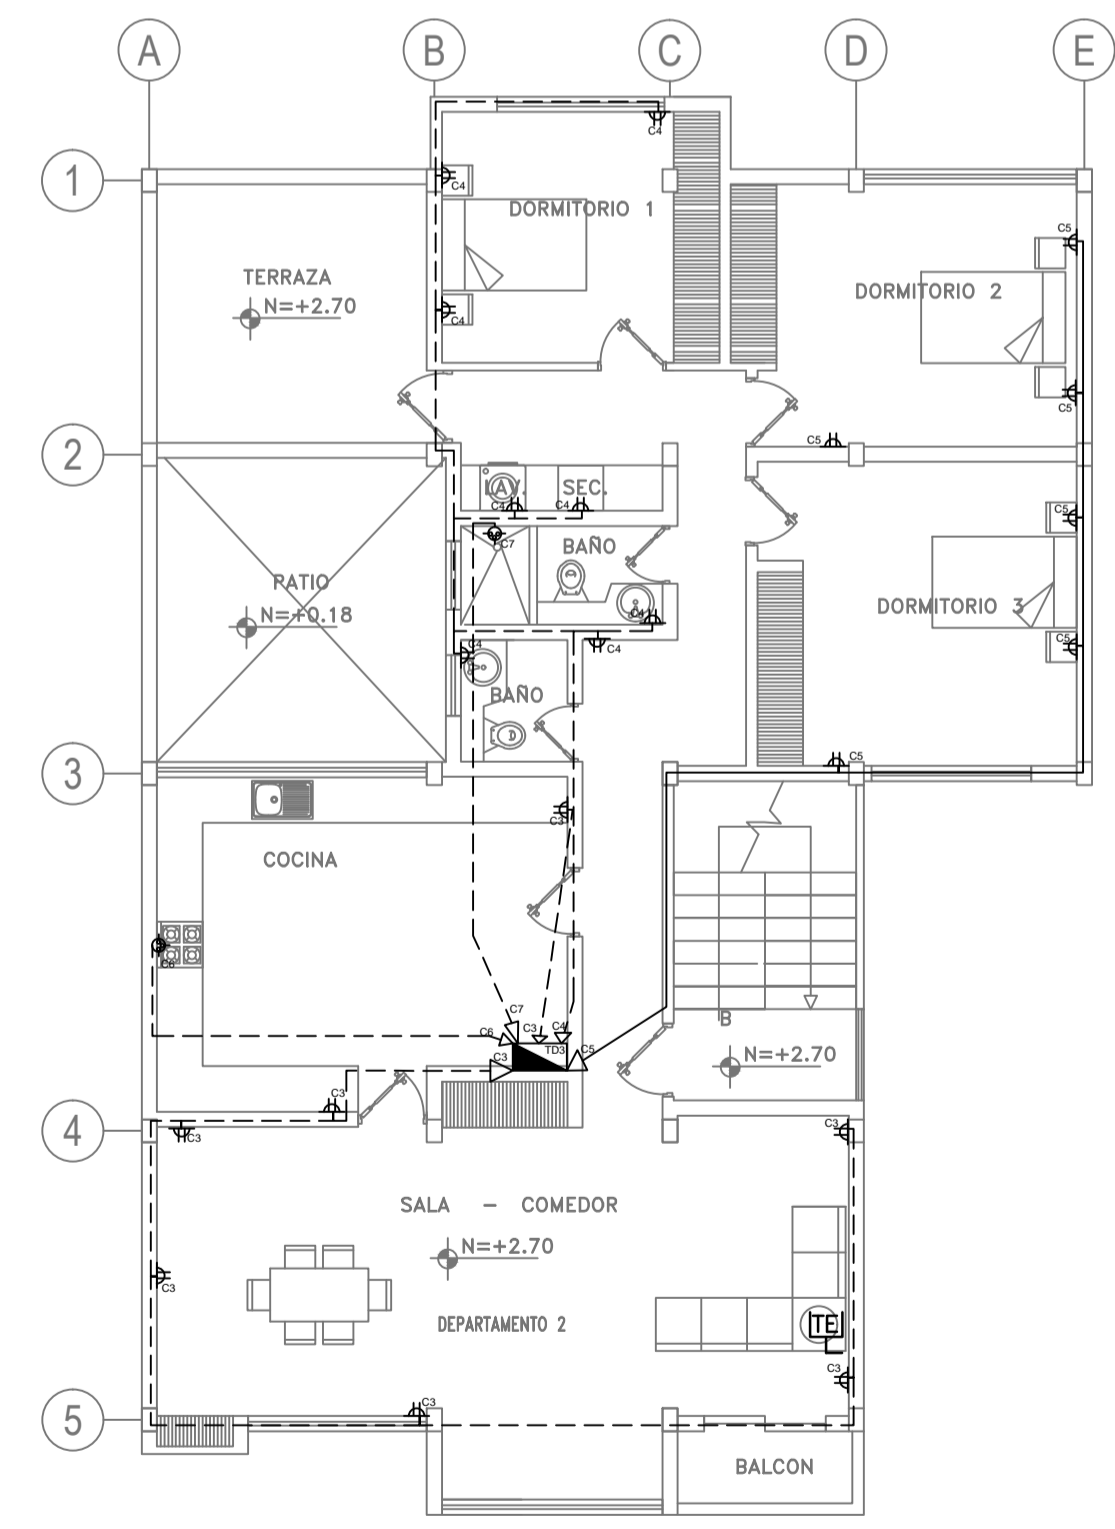

**PRIMERA PLANTA ALTA INSTALACIONES ELÉCTRICAS**  
ESCALA-----1:100