



PLANTA BAJA
ESCALA-----1:100

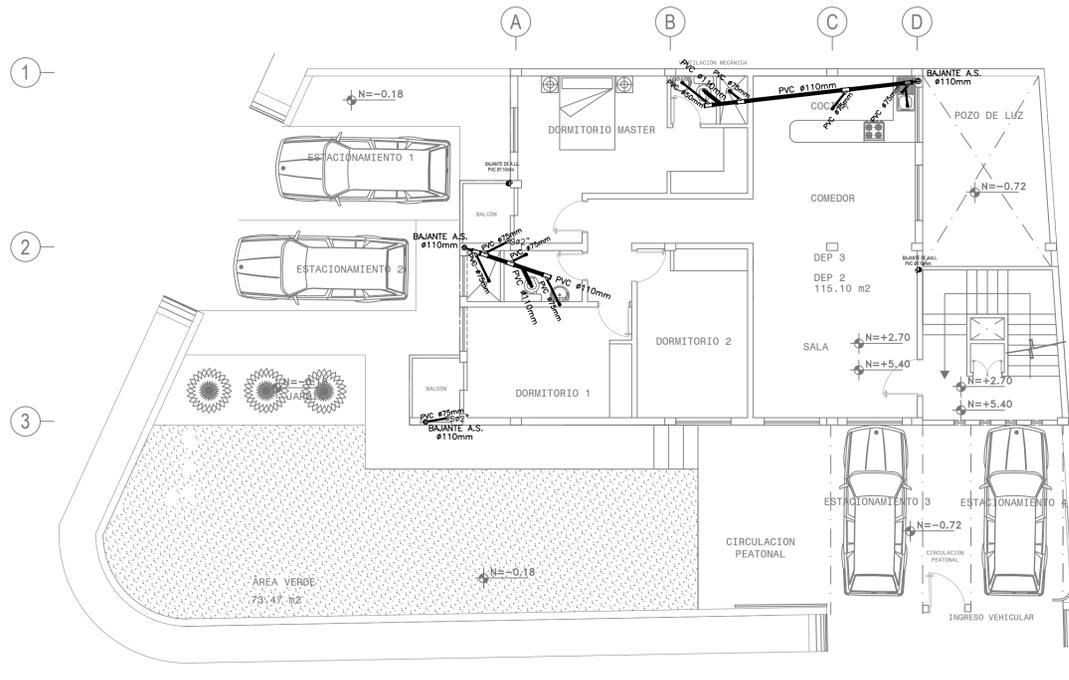


PLANTA ALTA N+2.70 y N+5.40
ESCALA-----1:100

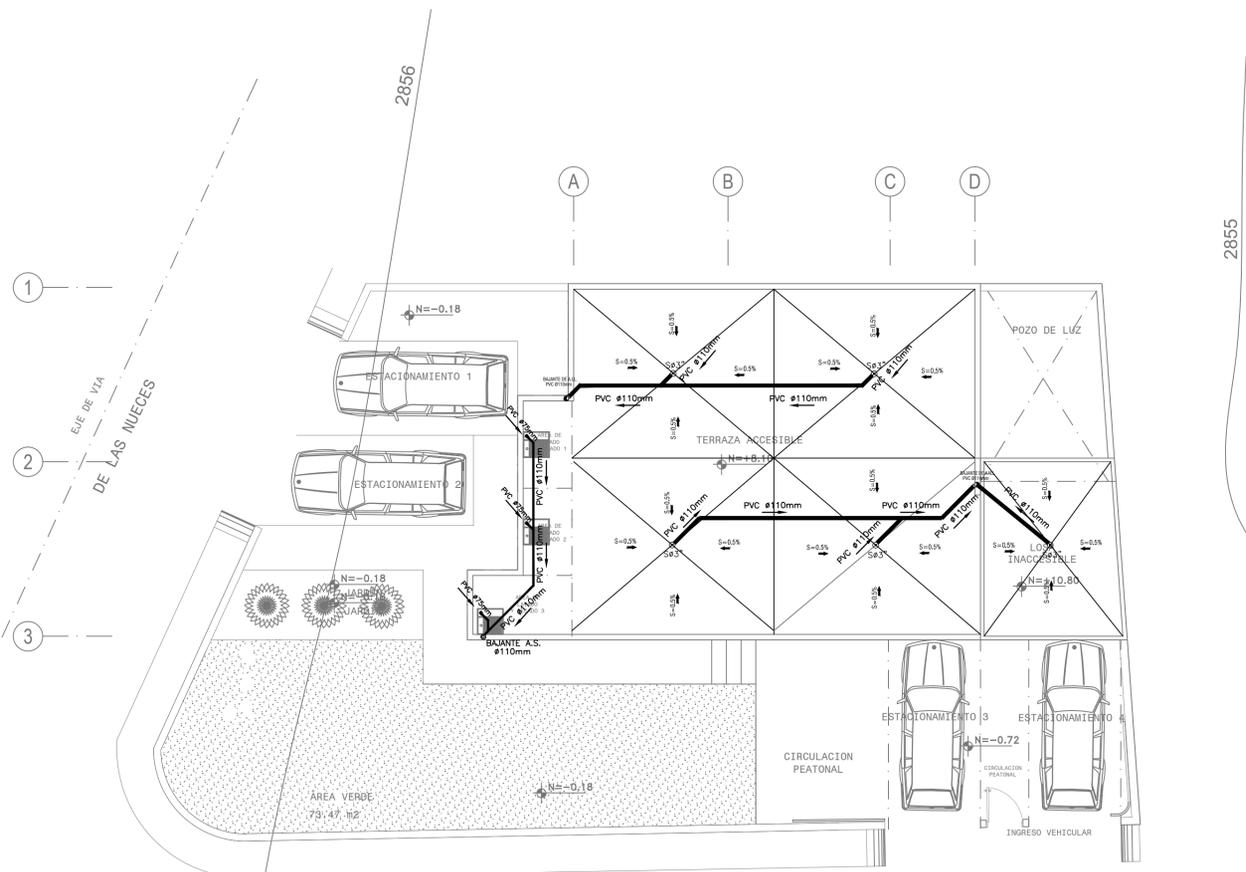

PLANTA DE CUBIERTA
ESCALA-----1:100

NOTAS:
TUBERIA DE AGUAS SERVIDAS
- LAS ALTURAS INDICADAS SERAN DESDE EL PISO TERMINADO.
- S=0.5%, PENDIENTE DE MASILLADO TERMINADO HACIA SUMIDERO.

SIMBOLOGIA INSTALACIONES SANITARIAS	
	VALVULA DE COMPUERTA
	VALVULA CHEK
	SALIDA DE AGUA
	COLUMNA DE AGUA
	MEDIDOR DE AGUA
	TUBERIA DE AGUA FRIA
SIMBOLOGIA INSTALACIONES AGUA POTABLE	
	TUBERIA PVC
	BAJANTE DE AGUAS LLUVIAS PVC 110 mm
	BAJANTE DE AGUAS SERVIDAS
	PUNTO DE DESAGUE
	CAJA DE REVISION
	SUMIDERO DE 2 Y 3"
$P=2\%$	PENDIENTE EN TANTO POR CIENTO

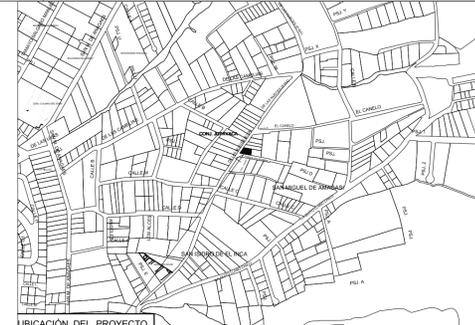

PROYECTO: **RESIDENCIA QUILACHAMIN**

PROPIETARIOS: Sr. Manuel Quilachamín 1705610994 Sra. María Clementina Noto 1703619393	PROYECTISTA: Arq. Paulina Tutillo LP 6460 CODIGO CATASTRAL: PREUDIO: 527668 CLAVE: 1231004008
--	--


UBICACION: CALLE LAS NUECES PASAJE S/N	ESCALA: INDICADA
---	-------------------------

CONTENIDO: UBICACION PLANTAS FACHADAS	REVISADO:
--	------------------


EDICION: R.V	COLABORACION: R.V
---------------------	--------------------------

FECHA DE CREACION: FEBRERO/2016	LAMINA: S-01
FECHA MODIFICACION:	


SELLOS:

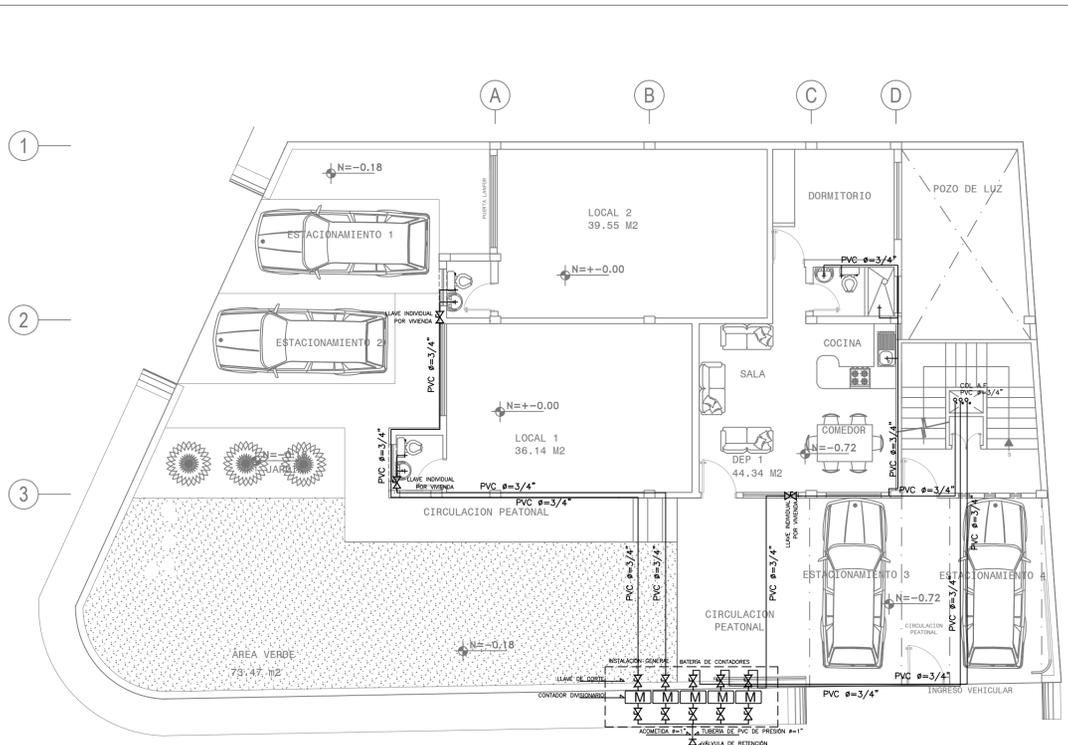

PLANTA BAJA
ESCALA-----1:100

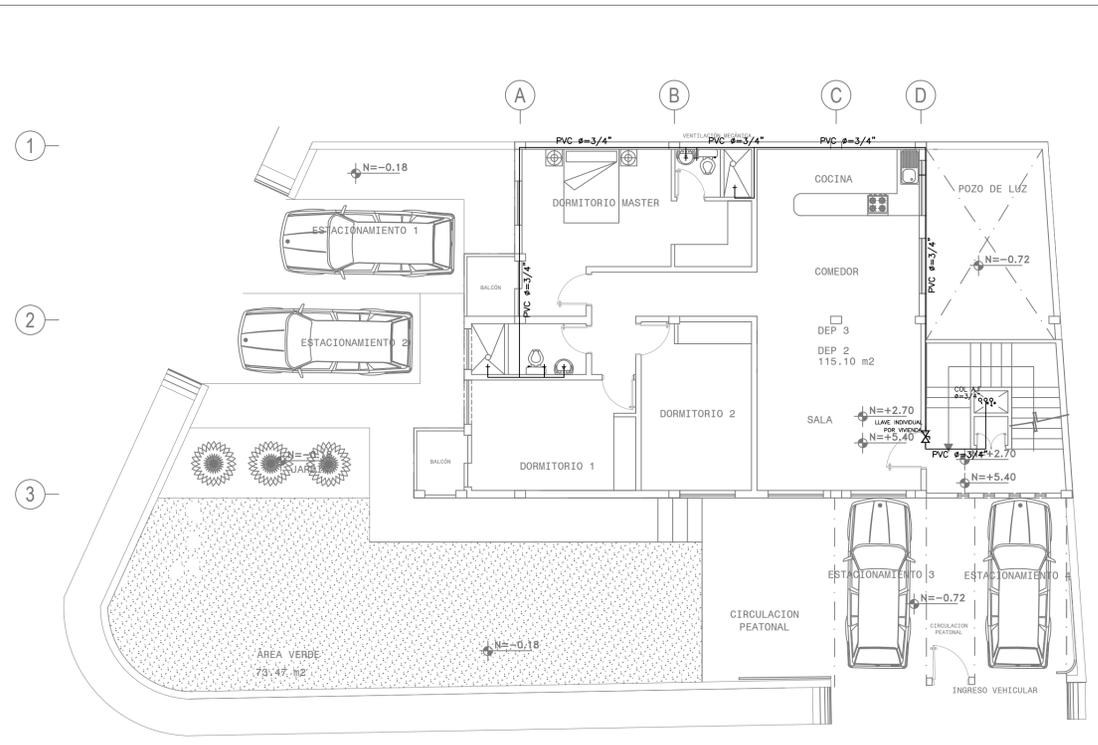

PLANTA ALTA N+2.70 y N+5.40
ESCALA-----1:100

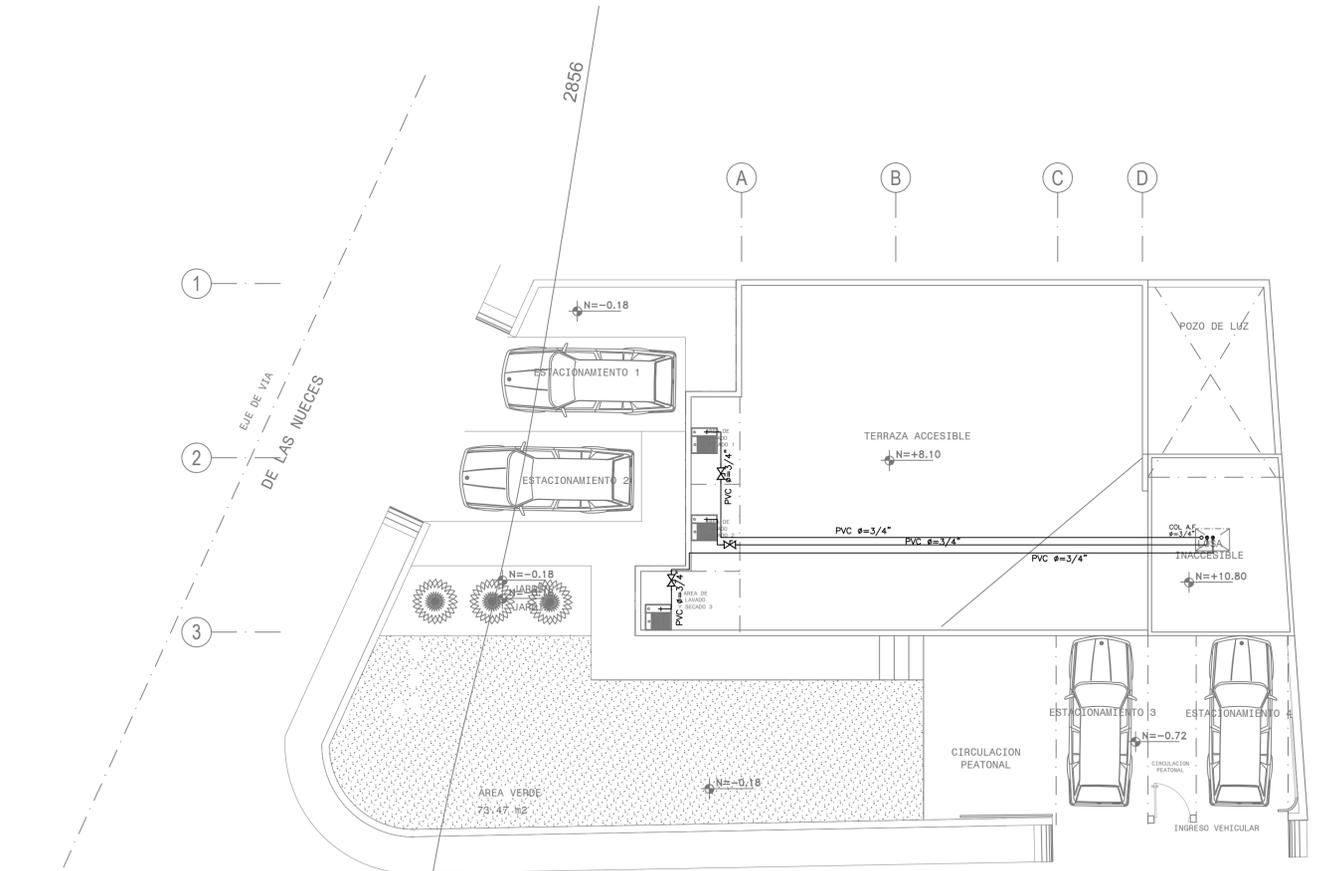


PLANTA DE CUBIERTA
ESCALA-----1:100

NOTAS:
TUBERIA DE AGUA POTABLE
- SERA DE PVC PRESION UNION ROSCABLE
- LAS VALVULAS SERAN DE CUERPO DE BRONCE TIPO FV. O SIMILAR

LAS INSTALACIONES DE AGUA CALIENTE SE REALIZARÁN CON DUCHA ELÉCTRICA VER ESPECIFICACIONES EN PLANO ELÉCTRICO

SIMBOLOGIA INSTALACIONES SANITARIAS	
	VALVULA DE COMPUERTA
	VALVULA CHEK
	SALIDA DE AGUA
	COLUMNA DE AGUA
	MEDIDOR DE AGUA
	TUBERIA DE AGUA FRIA
SIMBOLOGIA INSTALACIONES AGUA POTABLE	
	TUBERIA PVC
	BAJANTE DE AGUAS LLUVIAS PVC 110 mm
	BAJANTE DE AGUAS SERVIDAS
	PUNTO DE DESAGUE
	CAJA DE REVISION
	SUMIDERO DE 2 Y 3"
$P=2\%$	PENDIENTE EN TANTO POR CIENTO

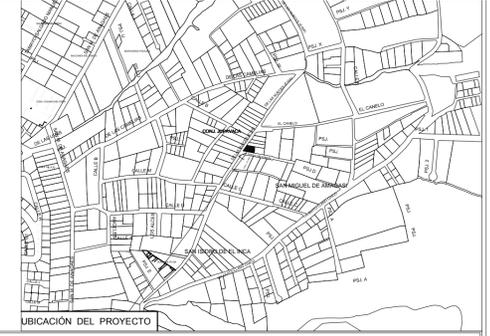

PROYECTO: RESIDENCIA QUILACHAMIN	
PROPIETARIOS: Sr. Manuel Quilachamín 1705610994 Sra. María Clementina Ñato 1703619393	PROYECTISTA: Arg Paulina Tutillo LP 6460 CODIGO CATASTRAL: PREUDIO: 527668 CLAVE: 1231004008
UBICACION: CALLE LAS NUECES PASAJE S/N	ESCALA: INDICADA
CONTENIDO: UBICACION PLANTAS FACHADAS	REVISADO:
EDICION: R.V	COLABORACION: R.V
FECHA DE CREACION: DIC/2015 FECHA MODIFICACION:	LAMINA: S-02

SELLOS :