



PLANTA BAJA
DEPARTAMENTO 1
ESCALA-----1:100


SIMBOLOGIA DE AGUA POTABLE	
	TUBERIA DE AGUA FRIA
	SALIDA DE AGUA FRIA Ø=1/2"
	LLAVE DE PASO
	REDUCCION DE DIAMETRO DE TUBERIA
	MEDIDOR DE AGUA
	AGOMETIDA DE AGUA
	COLUMNA DE AGUA FRIA C.A.F.
	COLUMNA DE AGUA CALIENTE C.A.C.
	CALEFÓN
	TUBERIA DE AGUA CALIENTE

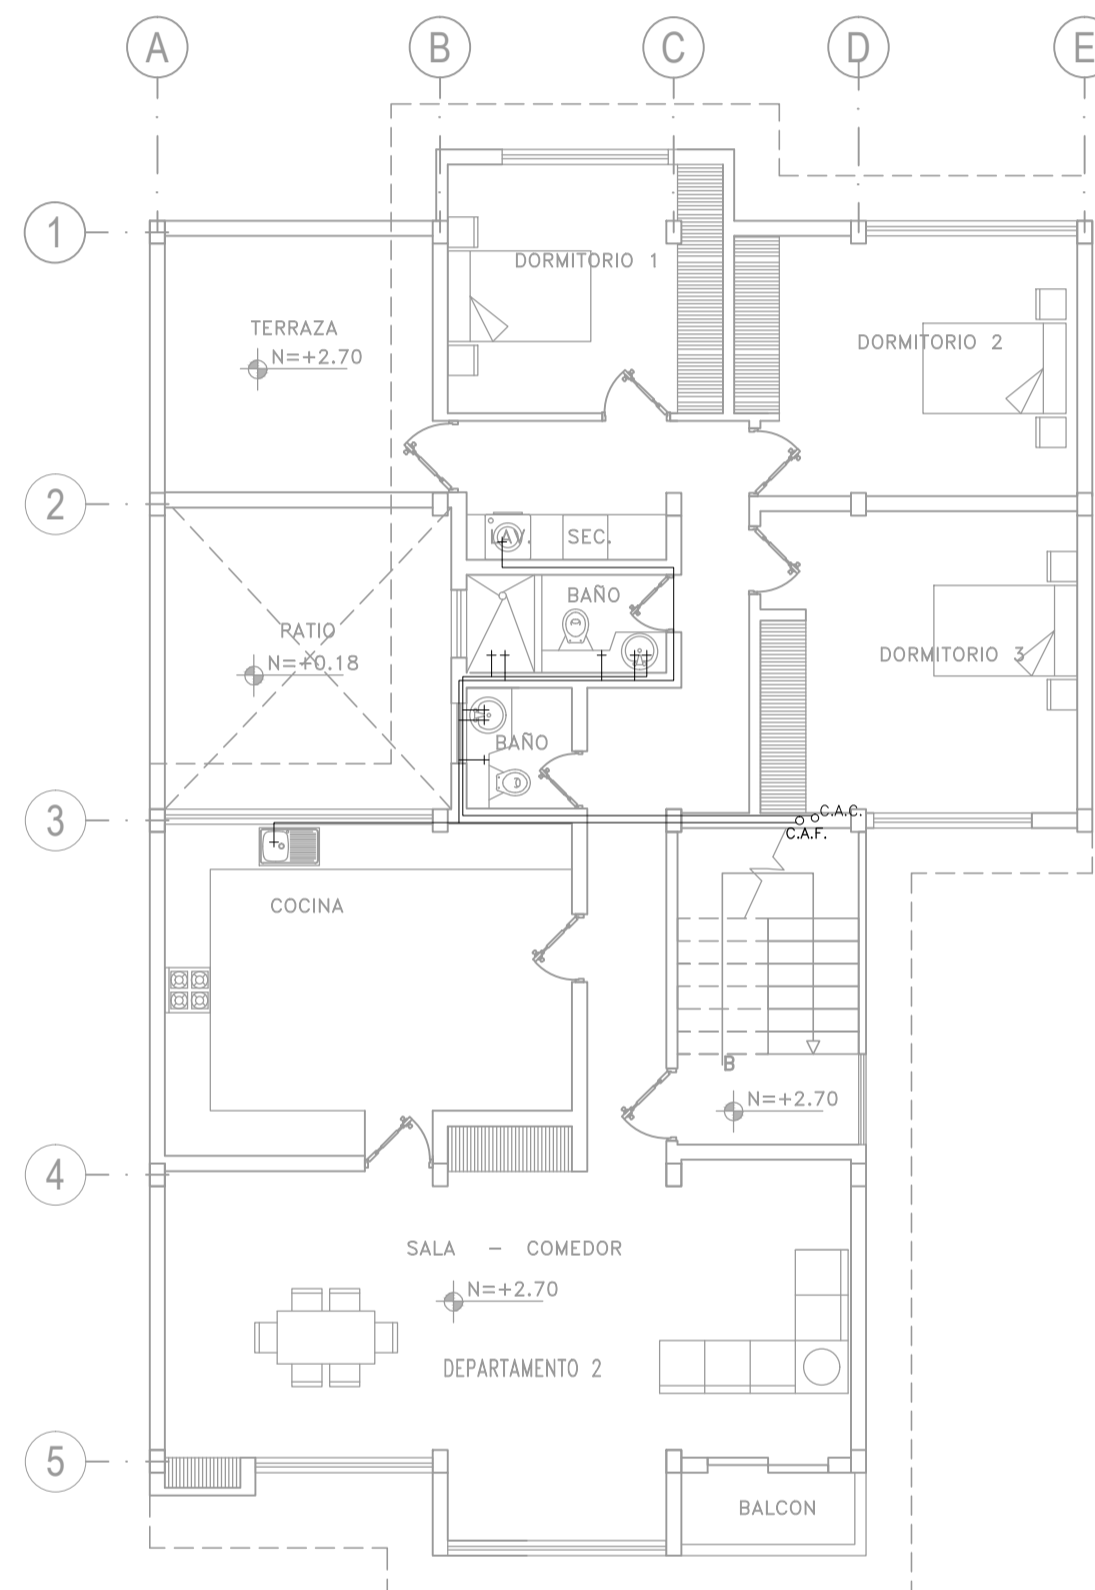


PLANTA BAJA
DEPARTAMENTO 2 Y 3
ESCALA-----1:100

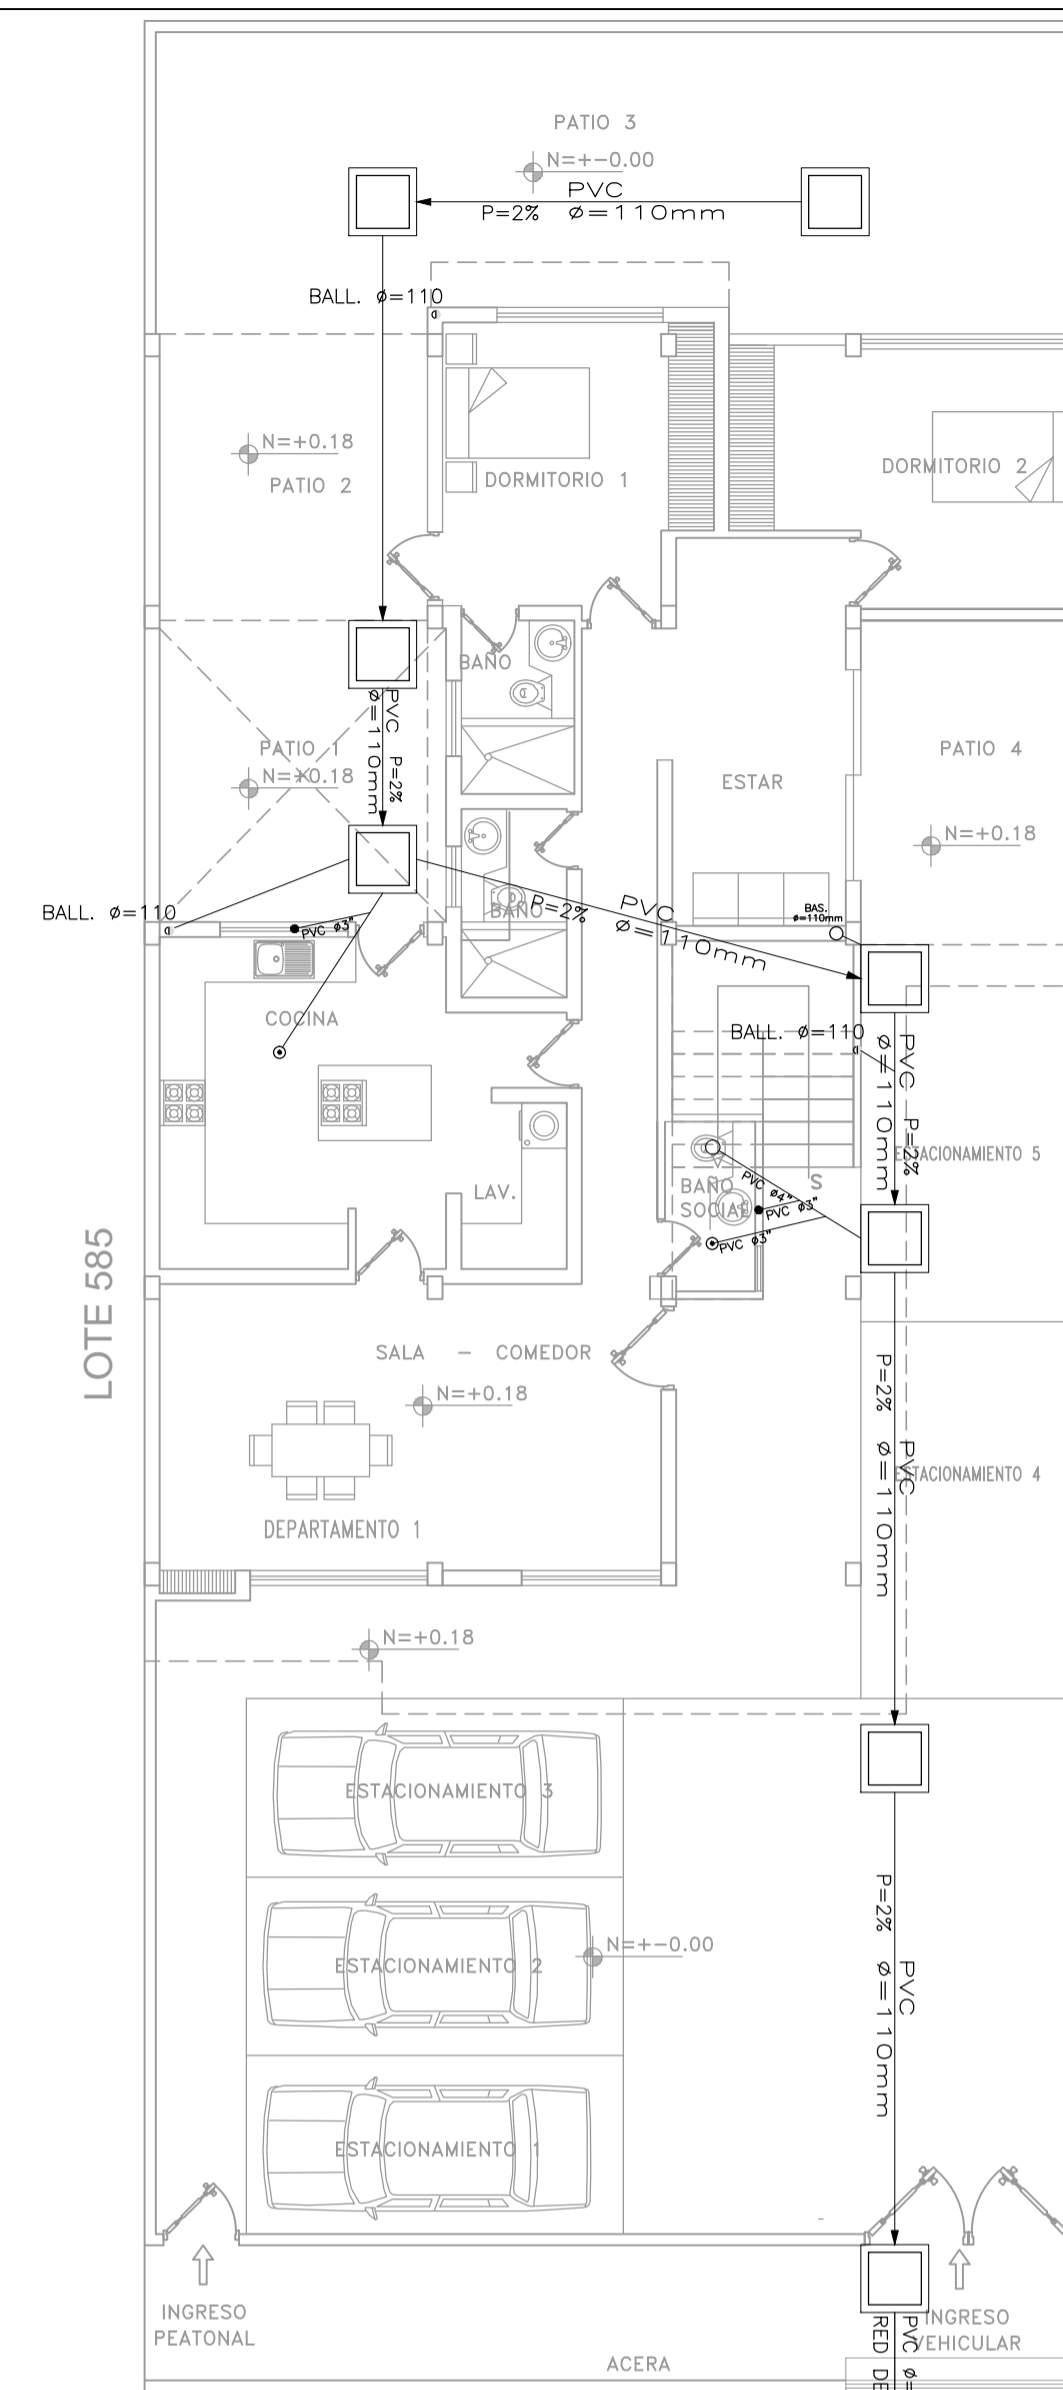

PLANTA BAJA
DEPARTAMENTO 1
ESCALA-----1:100

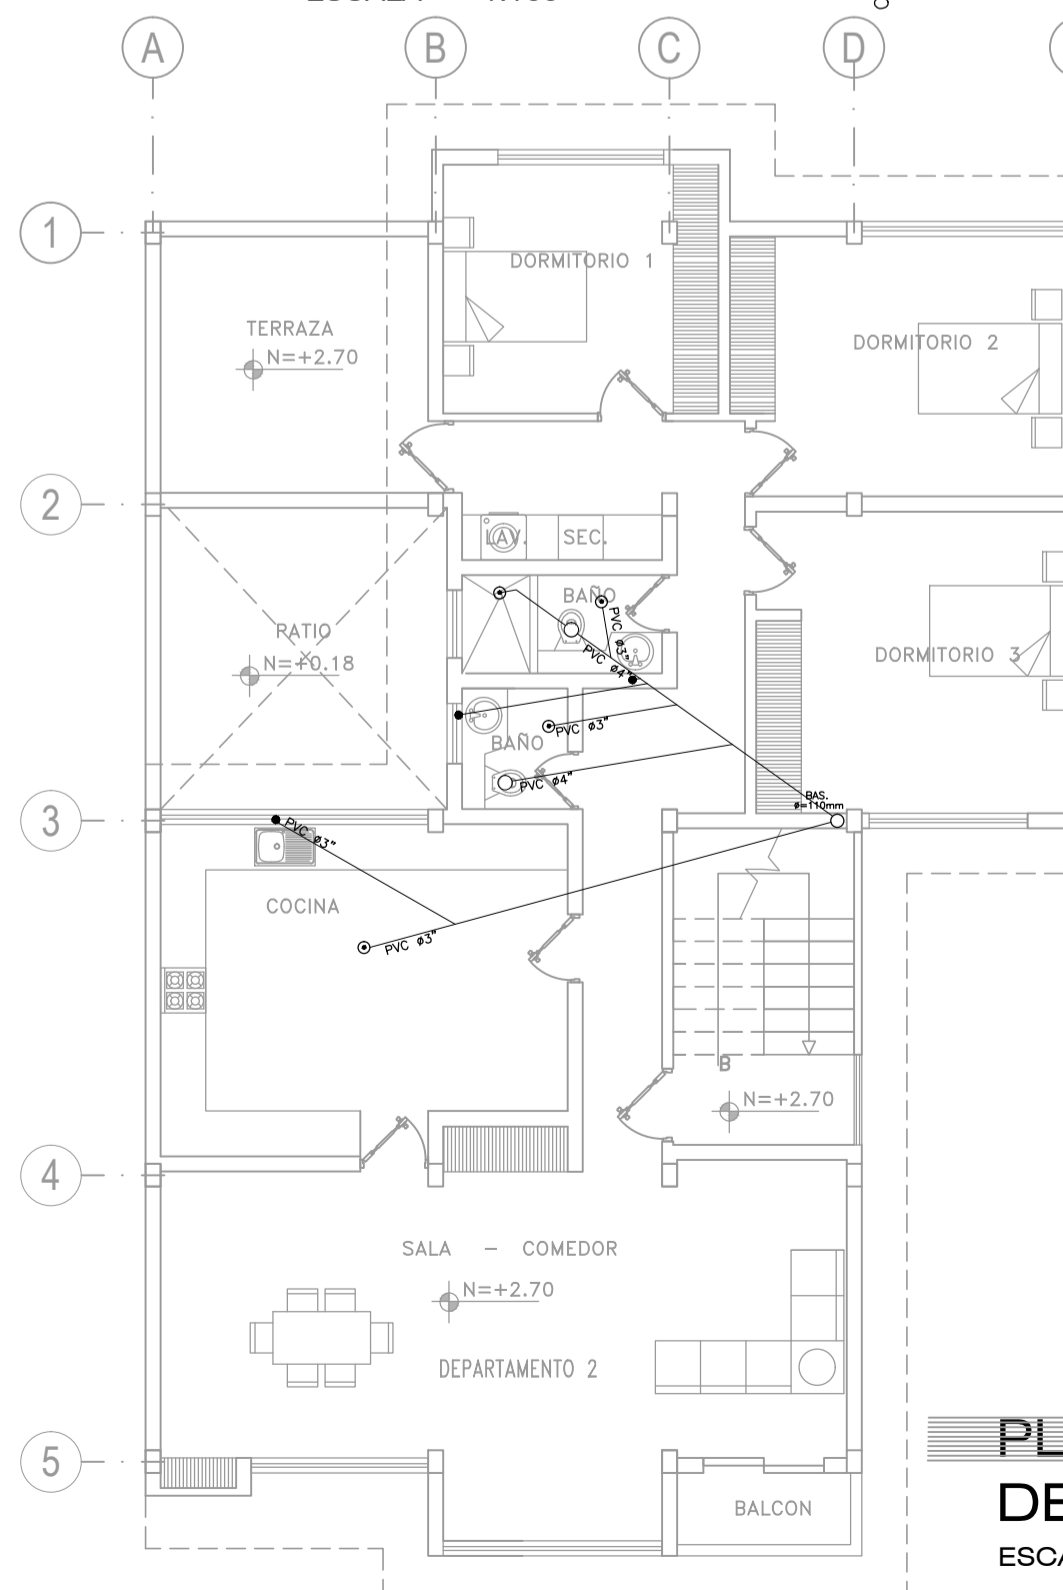

PLANTA BAJA
DEPARTAMENTO 2 Y 3
ESCALA-----1:100

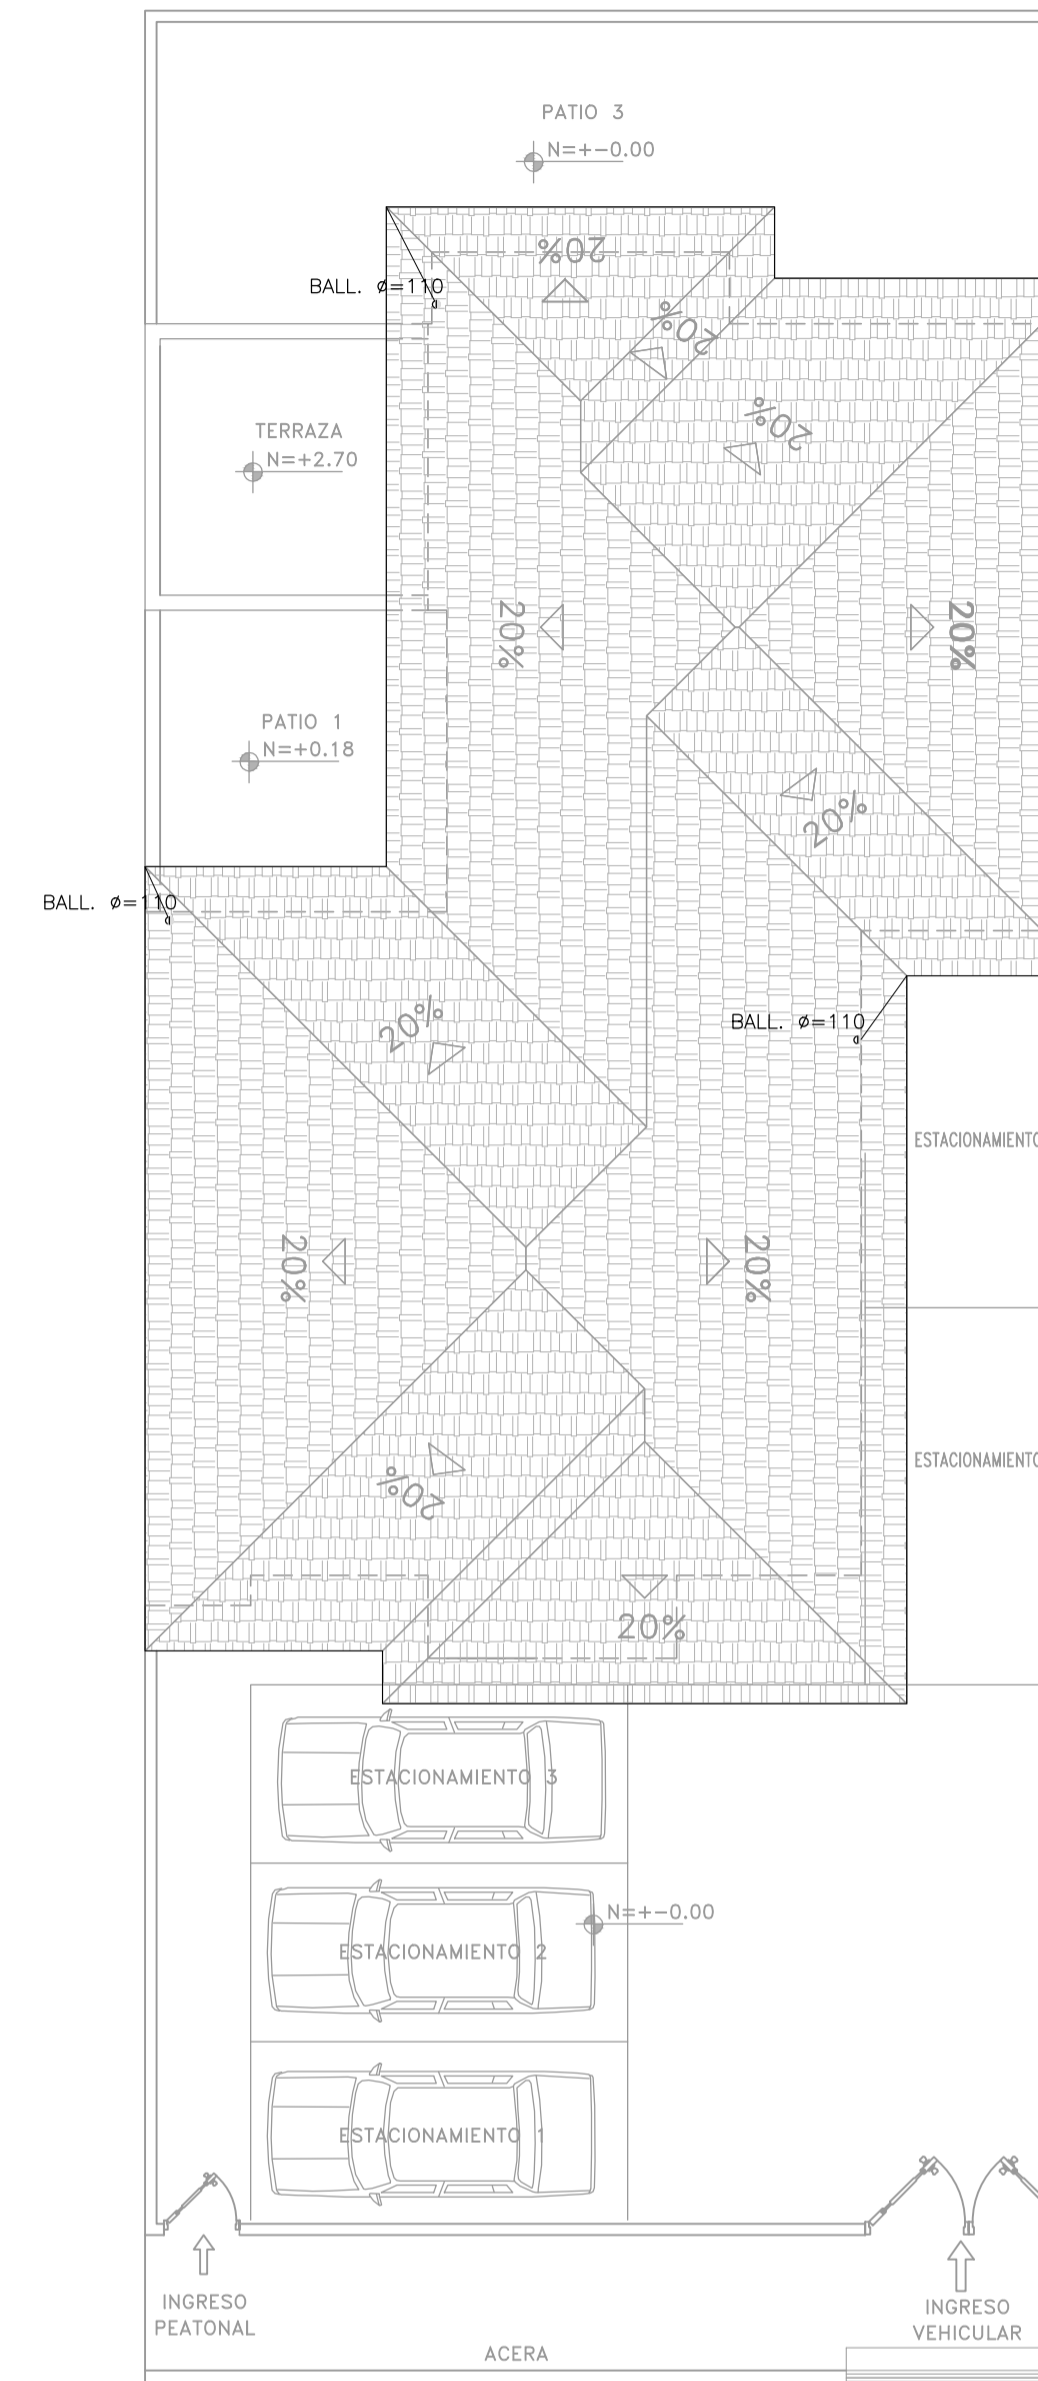

EJE DE VÍA
CALLE BOLÍVAR

SIMBOLOGIA DE ALCANTARILLADO	
	TUBERIA DE AGUAS SERVIDAS
	TUBERIA DE AGUAS LLUVIAS
	CAJA DE REVISION 80X80X80cm.
	BAJANTE DE AGUA LLUVIA
	BAJANTE DE AGUA SERVIDA
	SUMIDERO DE PISO
	CODO DE PVC
	LONGITUD DE TUBERIA EN METROS
	PENDIENTE EN TIENTO POR CIENTO
	DIAMETRO DE TUBERIA
	YEE
	CODO DE 45°

CONTIENE:	CLAVE CATASTRAL: 06.01.180.13000	DISEÑO: J.V. R.V.
INSTALACIONES SANITARIAS Y DE AGUA POTABLE	GANTÓN: RUMIÑAHUI	DIBUJO: J.V.
	PARROQUIA: SANGOLQUÍ	ESCALA: INDICADA
FECHA: JULIO 2016	BARRIO: URB. SAN FRANCISCO	LAMINA: S1/1

WWW.VEGADES.COM



ARG. RENÉ VEGA A.
LP. 5303 GENEBYT:1068-16-1438056

PROYECTO:
YEPEZ PROAÑO VICTOR HUGO

PROPIETARIOS:
CAP. YEPEZ PROAÑO VICTOR HUGO
C.I. 171426467-6

SELLOS MUNICIPALES:

